



PLANTA DE ÁREAS
ESCALA - 1/100

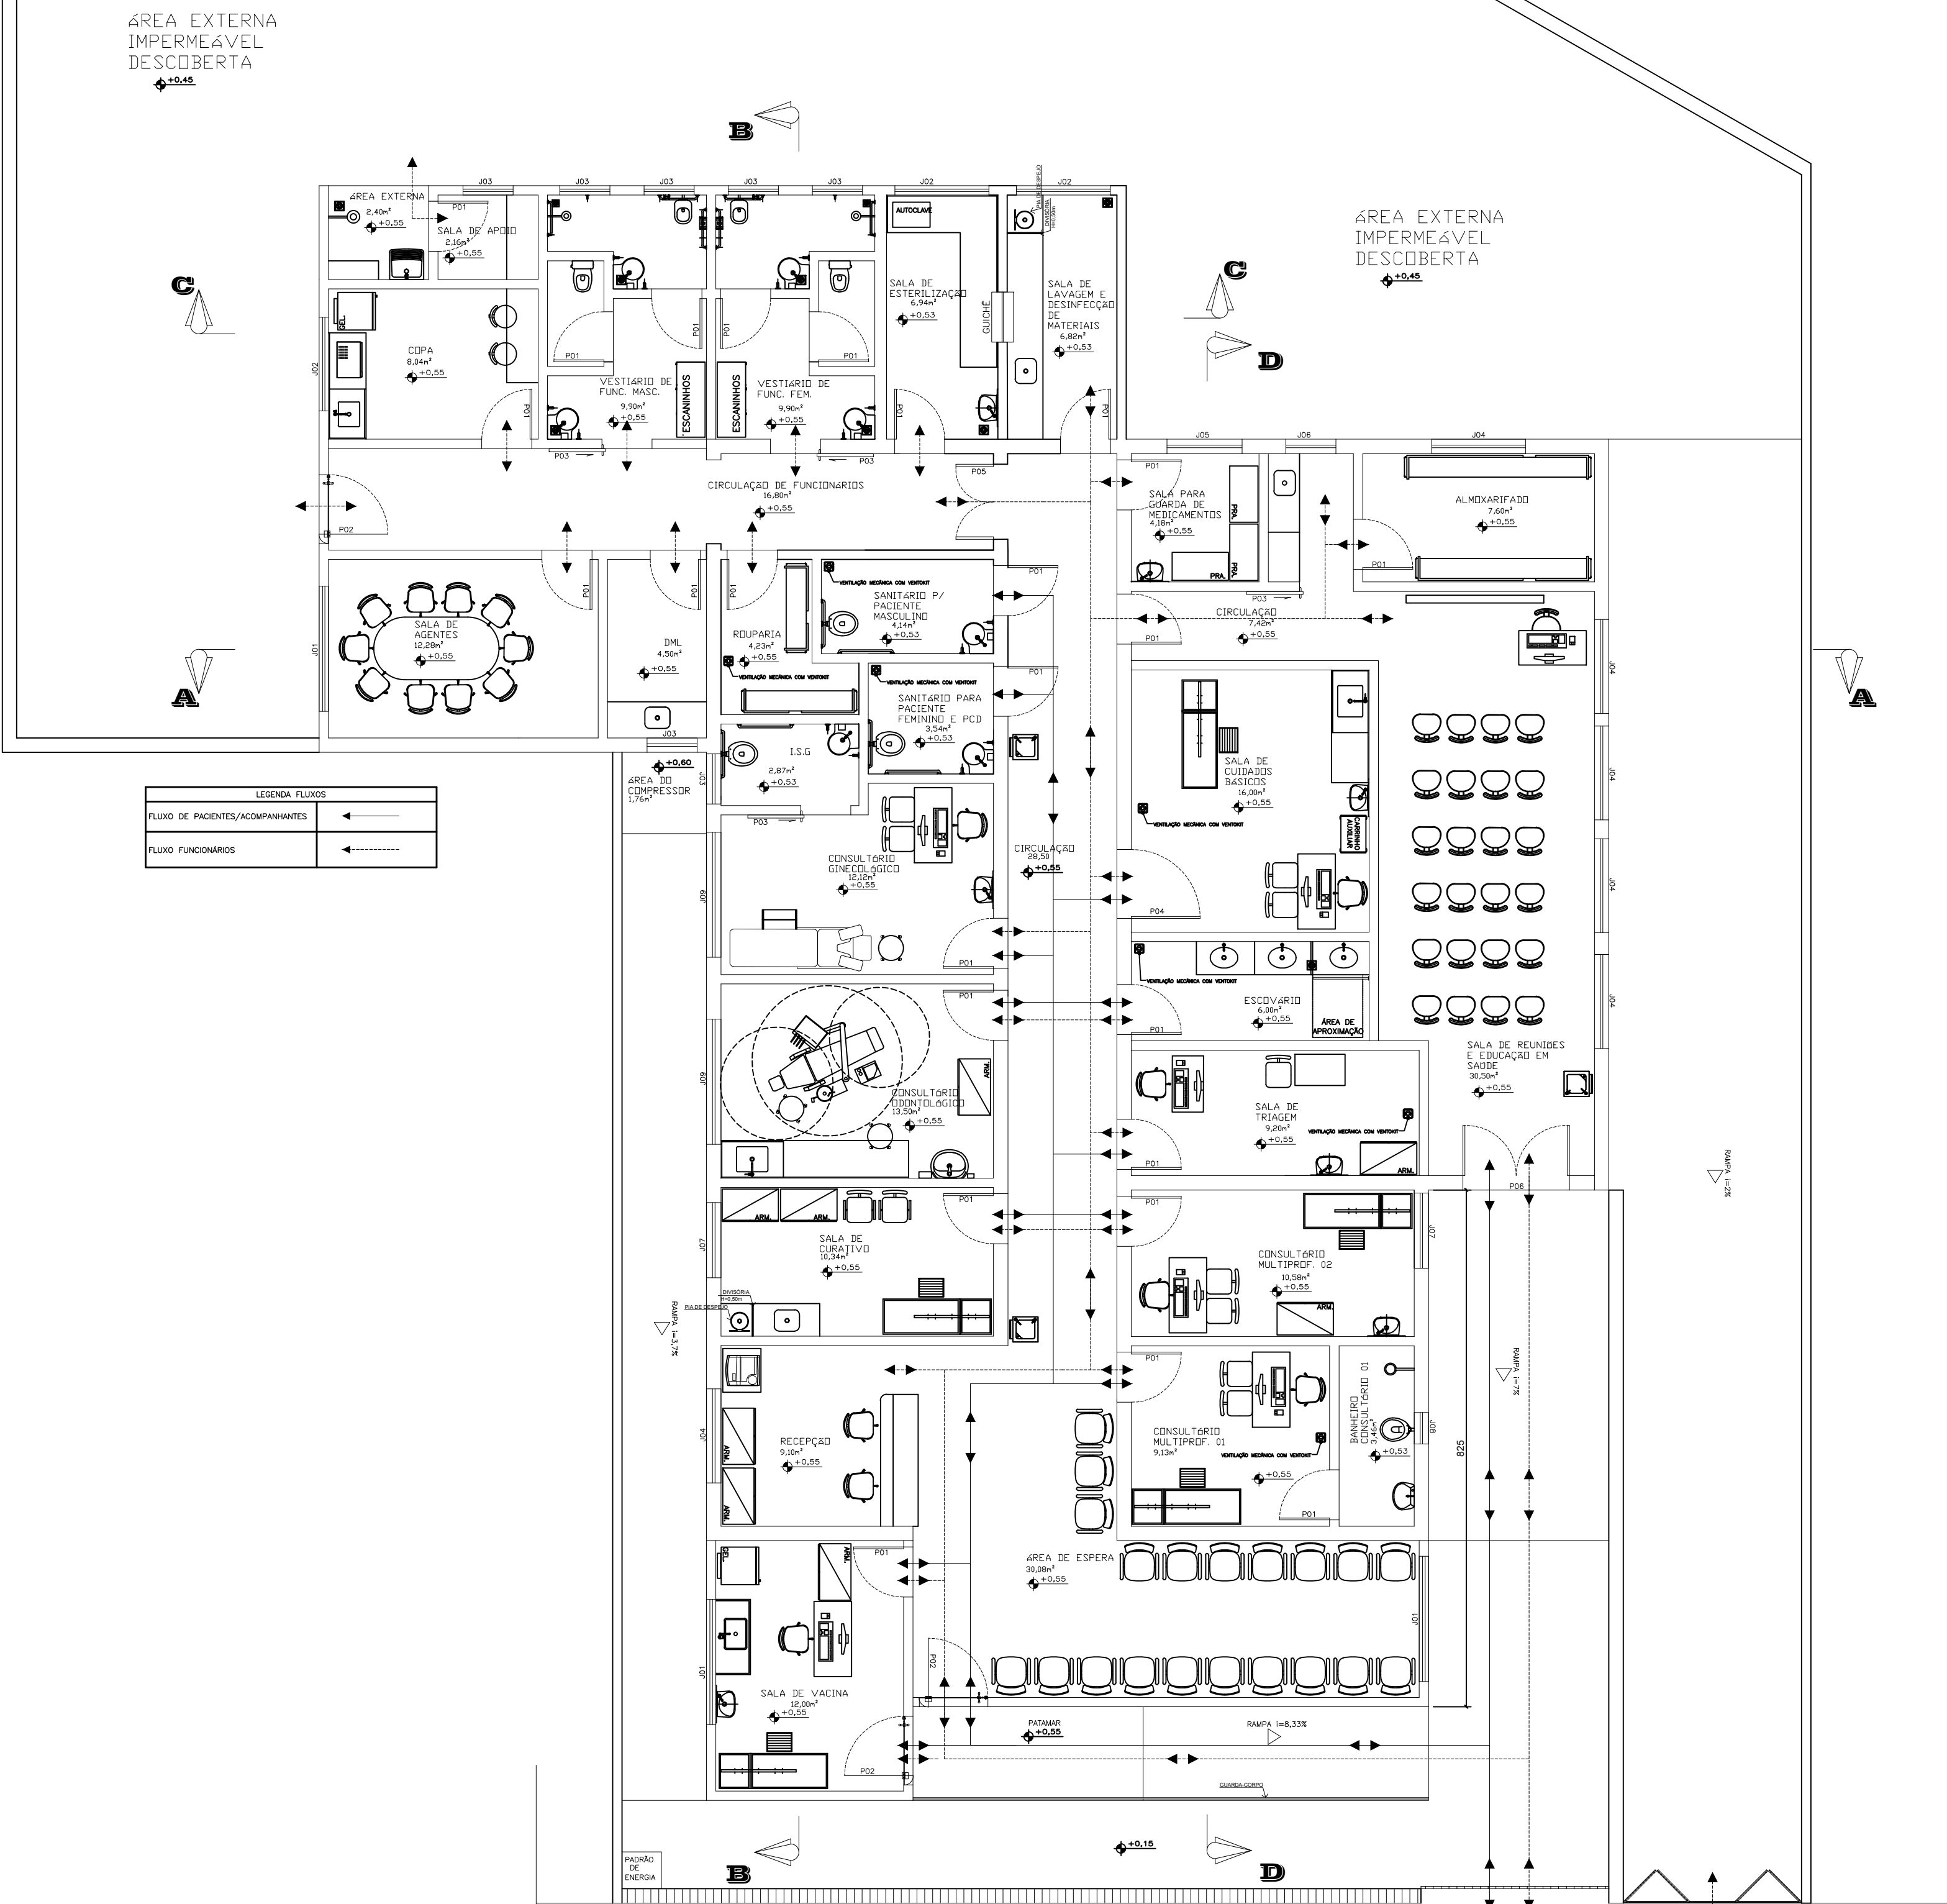

PLANTA DE LAYOUT
ESCALA - 1/75

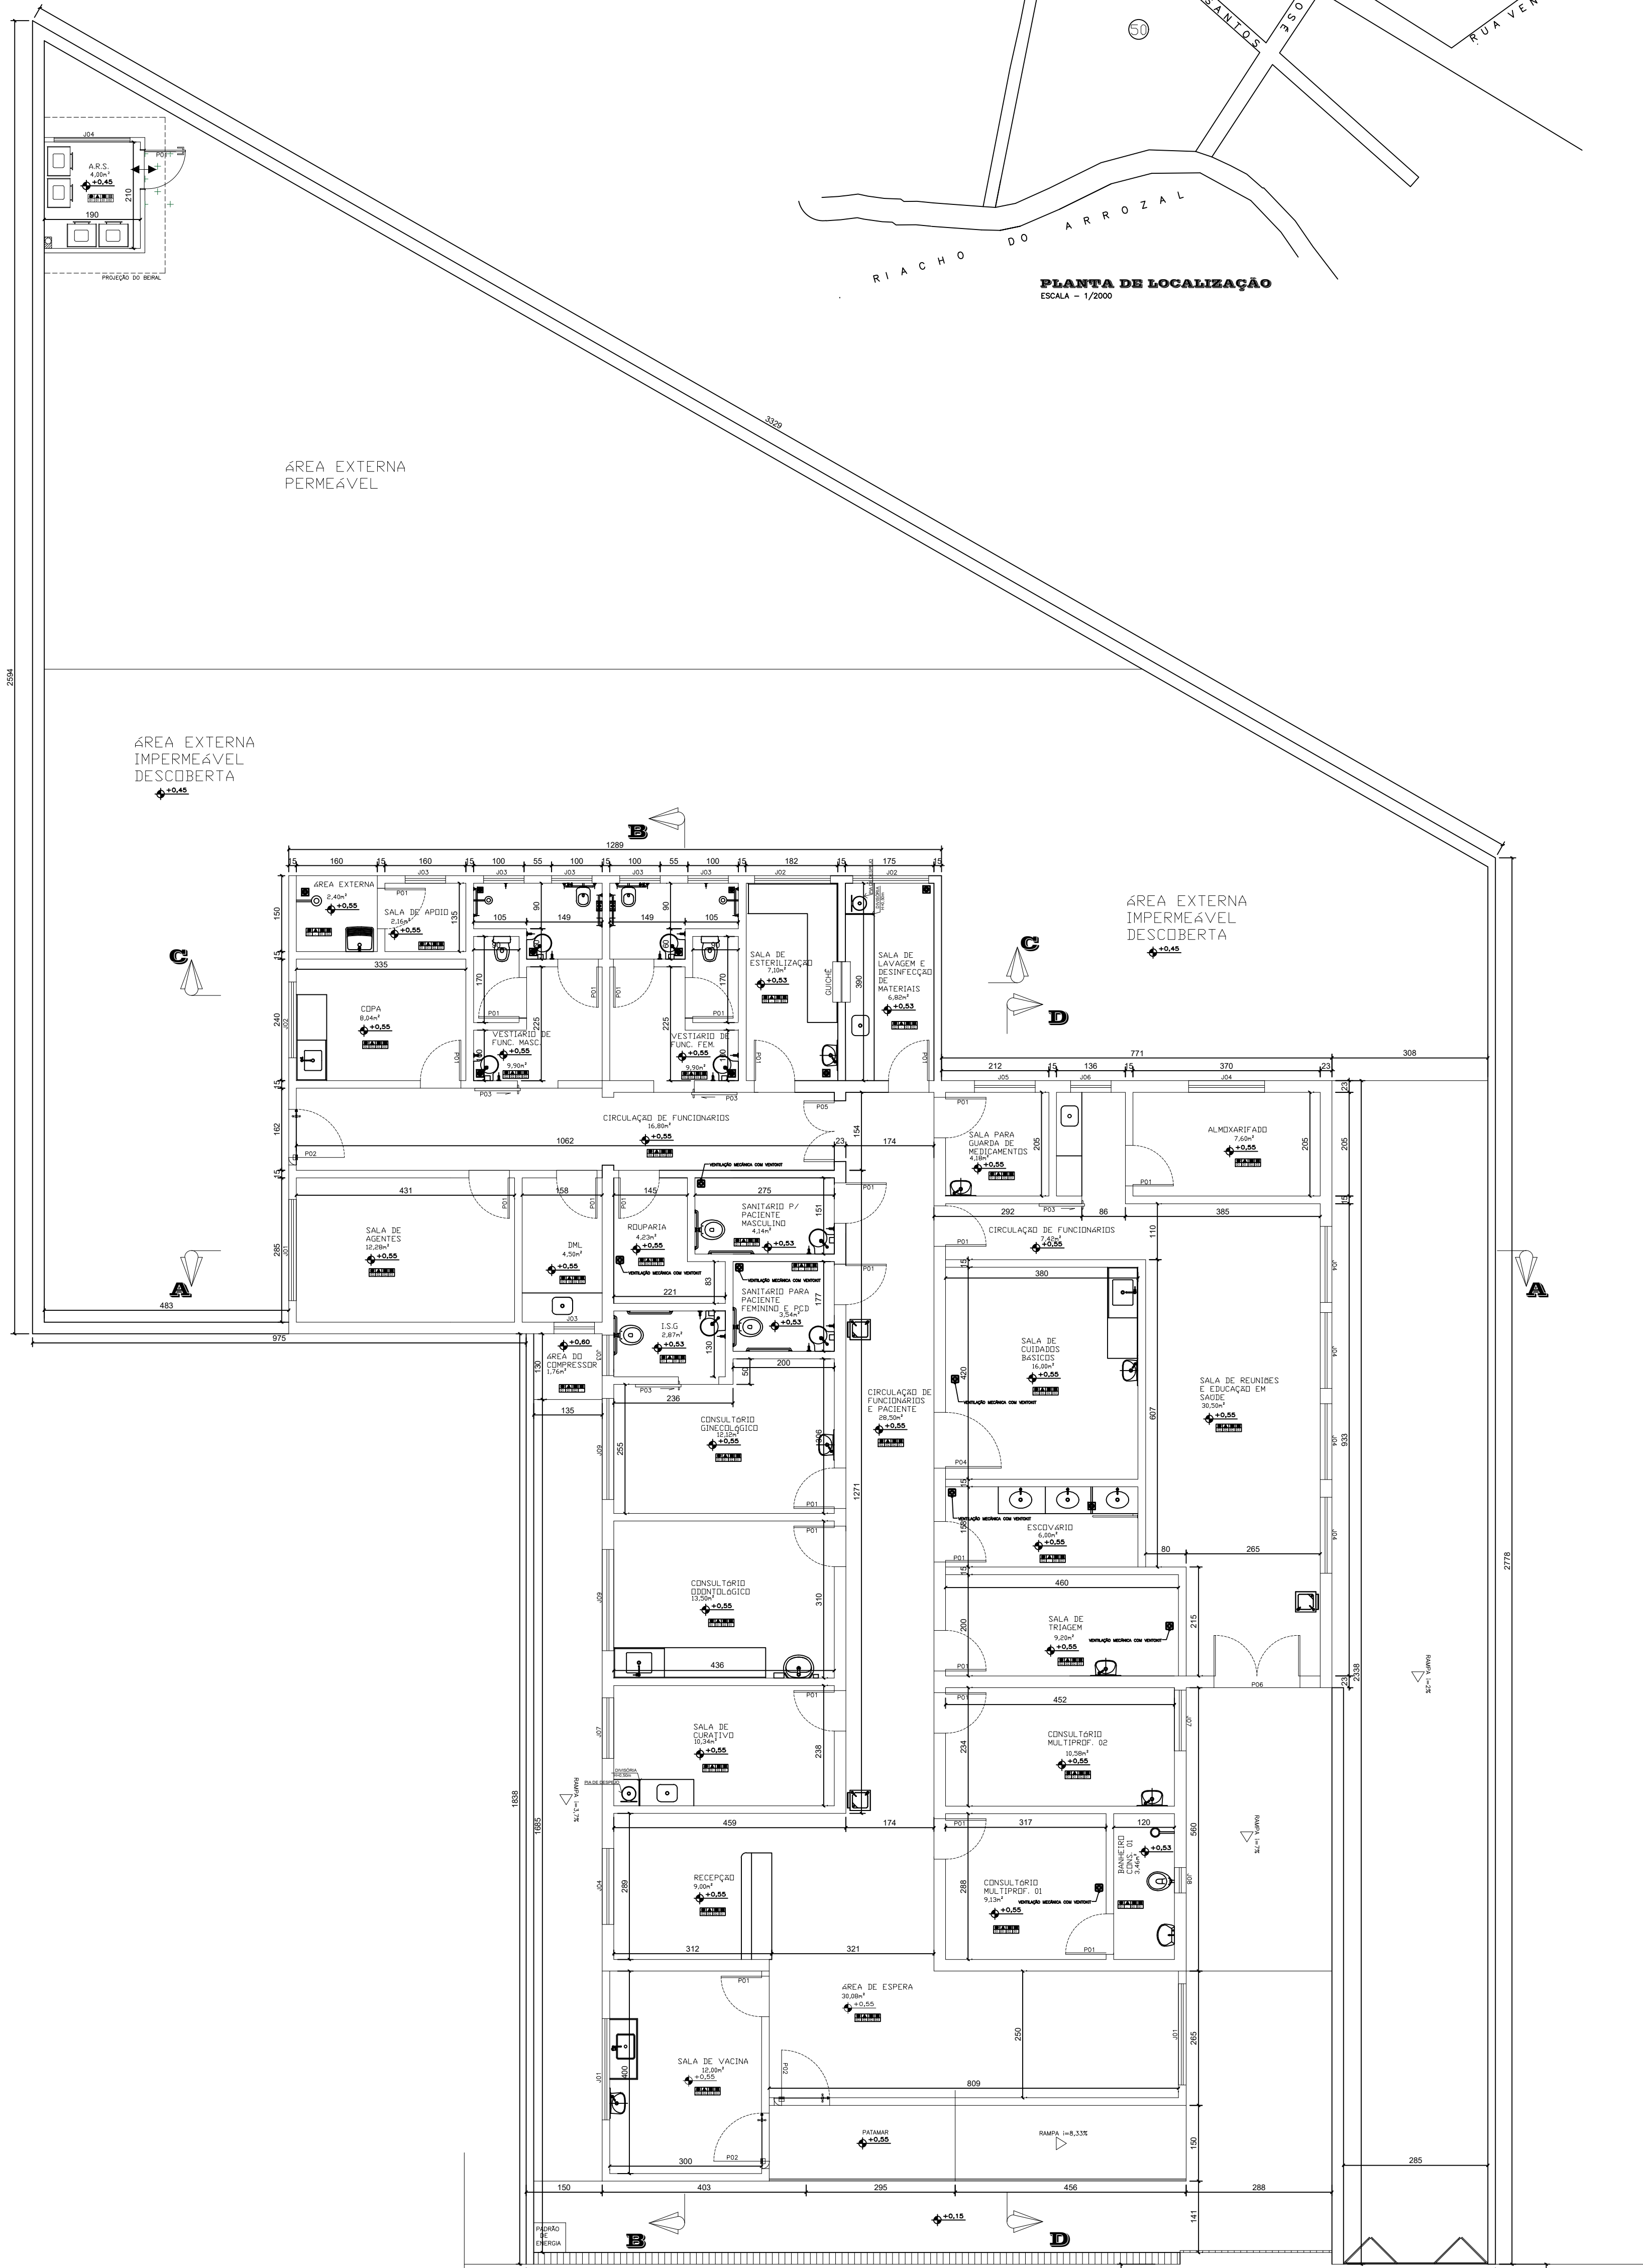

PLANTA BAIXA EXECUTIVA
ESCALA - 1/75

AMBIENTES	ÁREA (m²)
SALA DE VACINA	12,00
RECEPÇÃO	9,10
ESPERA PACIENTES	30,08
SALA DE CURATIVOS	10,34
CONSULTÓRIO MULTIPROFISSIONAL 01	9,13
BANHEIRO CONS. MULT. 01	3,46
SALA DE TRIAGEM	9,20
CONSULTÓRIO MULTIPROFISSIONAL 02	10,58
CONSULTÓRIO ODONTOLÓGICO	13,50
ESCOVÁRIO	6,00
SALA DE CUIDADOS BÁSICOS	16,00
CONSULTÓRIO GINECOLÓGICO	12,12
INSTALAÇÃO SANITÁRIA GINECOLÓGICO	2,87
INS. SAN. PARA PACIENTE FEMININO E PCD	3,54
INS. SAN. PARA PACIENTE MASCULINO E PCD	4,14
SALA DE REUNIÃO	30,5
ALMOXARIFADO	7,60
SALA DE GUARDA DE MEDICAMENTOS	4,18
LAVAGEM E DESINFECÇÃO DE MATERIAIS	6,82
ESTERILIZAÇÃO	6,94
VESTIÁRIO DE FUNCINÁRIOS MASCULINO	9,90
VESTIÁRIO DE FUNCINÁRIOS FEMININO	9,90
ROUPARIA	4,23
D.M.L.	4,50
ÁREA DE COMPRESSOR	1,76
SALA DE AGENTES	12,28
COPA	8,04
APOIO AGENTES CONTROLE ENDEMIAS	2,16
ÁREA EXTERNA	2,40
A.R.S.	4,00
CIRCULAÇÕES	52,72
TOTAL ÁREA ÚTIL	319,99

TABELA GERAL DE ESQUADRIAS

PORTAS			
COD.	VÃO DE LUZ	VÃO BRUTO	QUANT. ESPECIFICAÇÃO
P01	80x210	88x215	25 PORTA DE ABRIR EM MADEIRA(1 FOLHA)
P02	110x210	118x215	03 PORTA PIVOTANTE EM VIDRO TEMPERADO (1 FOLHA)
P03	80x210	80x210	04 PORTA DE CORRER EM MADEIRA (1FOLHA)
P04	110x210	118x218	01 PORTA DE ABRIR EM MADEIRA(1 FOLHA)
P05	120x210	120x210	01 PORTA PIVOTANTE EM VIDRO TEMPERADO (2 FOLHAS)
P06	170x210	178x218	01 PORTA DE ABRIR TIPO VITRO QUADRICULADA (2 FOLHAS)

JANELAS			
COD.	DIMENSÕES (LxP)	QUANT.	ESPECIFICAÇÃO
J01	200x100/110	03	JANELA DE CORRER SEM DIVISÃO GRADE ELO EM AÇO (4 FOLHAS)
J02	150x100/110	03	JANELA DE CORRER SEM DIVISÃO GRADE ELO EM AÇO (4 FOLHAS)
J03	80x60/170	07	JANELA MAXIM-AR, GRADE QUADRICULADA EM AÇO (1 FOLHA)
J04	150x50/180 E/OU 230	06	JANELA MAXIM-AR COM GRADE EM AÇO (3 FOLHAS)
J05	120x50/230	01	JANELA MAXIM-AR COM GRADE EM AÇO (2 FOLHAS)
J06	80x50/230	01	JANELA MAXIM-AR, GRADE EM AÇO (1 FOLHA)
J07	120x100/110	01	JANELA BASCULANTE TIPO VITRO EM AÇO
J08	50x40/172	01	JANELA BASCULANTE TIPO VITRO EM AÇO
J09	200x125/90	02	JANELA CORRER EM AÇO QUADRICULADA (2 FOLHAS FIXAS E 2 FOLHAS MÓVEIS)

CÓDIGOS DE ACABAMENTOS	
PISO	
01	PISO CERÂMICO - PEI V, ACABAMENTO ACETINADO, BORDAS RETIFICADAS, NA COR CINZA CLARO C/ REJUNTE EM MATERIAL EPOXI NA COR CINZA CLARO
02	PISO EM GRANITINA IMPERMEABILIZADA COM RESINA ACRÍLICA , COM ALTA RESISTENCIA E JUNTA DE DILATAÇÃO
03	PISO EM CONCRETO MOLDAO IN LOCO, COM ALTA RESISTENCIA E JUNTA DE DILATAÇÃO
RODAPÉ	
01	RODAPÉ CERÂMICO - PEI V, ACABAMENTO ACETINADO, BORDAS RETIFICADAS, NA COR CINZA CLARO C/ REJUNTE EM MATERIAL EPOXI NA COR CINZA CLARO
02	RODAPÉ EM GRANITINA IMPERMEABILIZADA COM RESINA ACRÍLICA , COM ALTA RESISTENCIA E JUNTA DE DILATAÇÃO
PAREDE	
01	PAREDES REVESTIDAS COM CERÂMICA, NA COR BRANCO C/ REJUNTE EM MATERIAL EPOXI NA COR BRANCO
02	PAREDES COM PINTURA EM TINTA ACRÍLICA SEMIBRILHO LAVÁVEL, APLICADA SOBRE MASSA CORRIDA ACRÍLICA
TETO	
01	LAJE COM PINTURA EM TINTA ACRÍLICA SEMIBRILHO LAVÁVEL, NA COR BRANCO NEVE
02	FORRO DE GESSO ACARTONADO COM PLACA RESISTENTE A UMIDADE, INSTALADO A 3,00m DO PISO ACABADO - FACE APARENTE COM PINTURA EM TINTA ACRÍLICA, NA COR BRANCO NEVE
03	FORRO DE GESSO ACARTONADO COM PLACA STANDARD, INSTALADO A 3,00m DO PISO ACABADO - FACE APARENTE COM PINTURA EM TINTA ACRÍLICA, NA COR BRANCO NEVE

REVISÕES DE PRANCHA			
Nº	COMETÁRIO	DATA	AUTOR
0	EMISSION INICIAL	19/10/2023	ANDRESSA M.
1	CORREÇÃO PAR. TÊC. N°016/24	12/03/2024	ANDRESSA M.
2	CORREÇÃO PAR. TÊC. N°044/24	05/04/2024	ANDRESSA M.

NOTAS			
1 - DIMENSÕES EM CENTÍMETROS.			
2 - ROUPARIA, SANITÁRIOS DE PACIENTES, SALA DE CUIDADOS BÁSICOS, ESCOVÁRIO, SALA DE TRIAGEM, CONSULTÓRIO MULT. 01, DEVERÃO RECEBER VENTILAÇÃO MECÂNICA.			
3 - TODOS OS AMBIENTES DE ATENDIMENTO DEVERÃO SER DOTADOS DE COMPUTADORES COM INTERNET, PORTA SABÃO E PORTA TOALHA.			

RT	NOME: VINICIUS ANDRADE SANTOS	CREA: 230293/D	CONFERENTE:
DESENHO:	ANDRESSA MOURA		VINICIUS ANDRADE
ÁREA DO TERRENO:	862,50m²	ÁREA CONSTRUÍDA:	355,53m²
ASSINATURAS/CARIMBOS:			

PROJETO BÁSICO REFORMA/AMPLIAÇÃO			
PROPRIETÁRIO:	MUNICÍPIO DE BONFÍNÓPOLIS DE MINAS	CNPJ: 18.125.138/0008-59	
ENGEREIRO:	RUA SÃO JOSÉ, 231, BAIRRO CENTRO, BONFÍNÓPOLIS DE MINAS-MG, CEP 38.650-000		
CONTEÚDO:	PLANTA BAIXA, PLANTA DE CONSTRUÇÃO E DEMOLIÇÃO, CORTES, FACHADA, PLANTA DE ÁREAS, PLANTA DE COBERTURAIMPLANTAÇÃO, PLANTA DE LOCALIZAÇÃO		
FOLHA Nº:	01/01	DATA:	OUTUBRO/2023
		ESCALA:	INDICADAS

PROPOSTA N° 18222.6480001/23-001
Programa: Atenção Básica
Componente: Requalifica UBS
Tipo de Recurso: Emenda
Valor do Recurso: R\$ 399.960,00
Tipo de Obra: Ampliação
Porte: porte I